


COMUNE DI CASALECCHIO DI RENO

Committente:

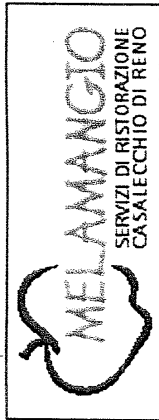

AZIENDA S.p.A. S.p.A.
DIPARTIMENTO DI CASALECCHIO DI RENO
NOTIZIA DI PROPOSTA
DATA 22/06/09

Via Fucini, 12
40033 - Casalecchio di Reno (BO)

Progetto:

Locali scuola "ESPERANTO"
Via Esperanto, 13

Progetto Lay-Out e coordinamento:



GENERAL CONTRACTOR & PROJECT MANAGEMENT
40134 BOLOGNA Via S. Barbara, 14 - tel. 051/50.62.00 fax 051/587.50.50
e-mail: hiros@hiros.it

Progettista Architettonico:

Progettista Impianto W.F.F. :

Progettista Lay-Out:

Collaboratori :

Geom. Alberto Calzolari

Geom. Maddalena Antonicelli
P.I. Luca Pellacani

Progettista Impianto Elettrico:

Progettista Impianto Termoidraulico:

Prog. : h 05 091 AF

Timbro :


Tavola :

Data : 25/01/2006

Progetto1

Scala :

1:100

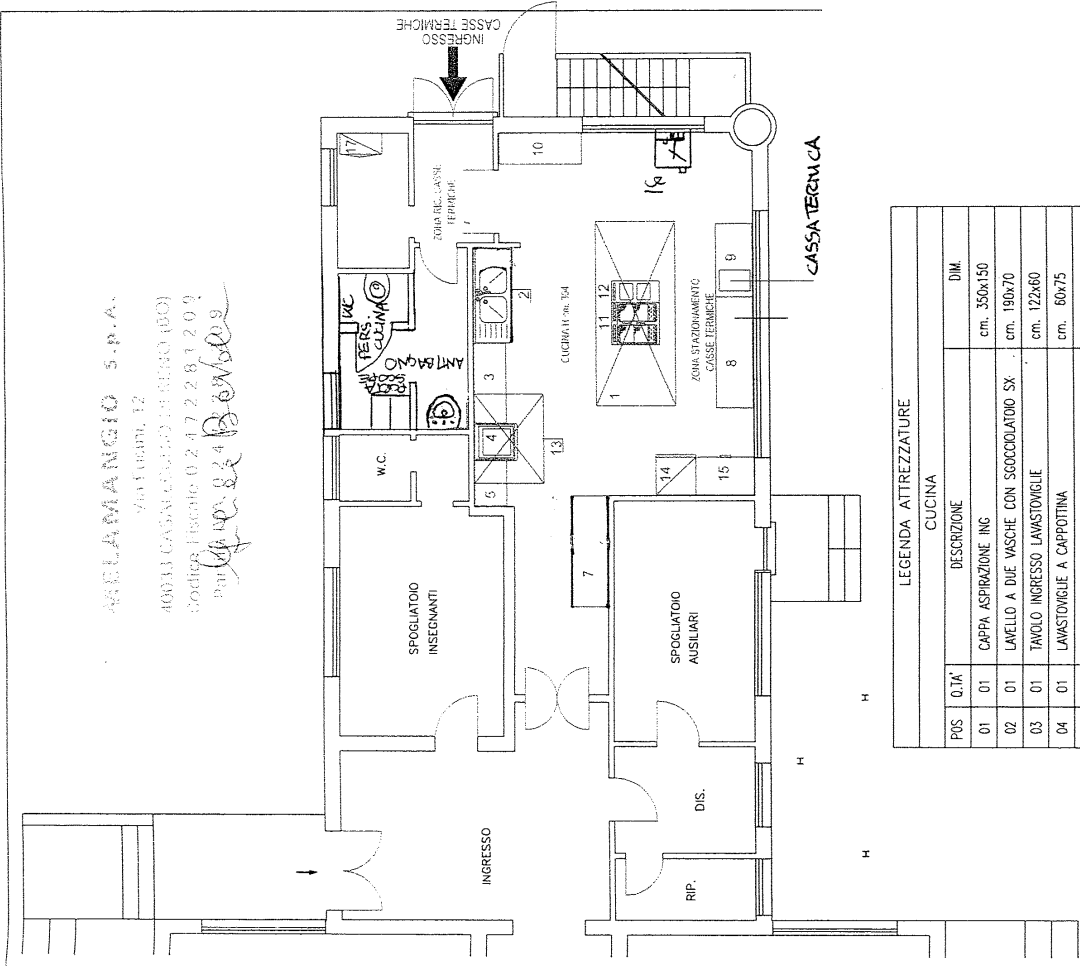

LEGENDA ATTREZZATURE

CUCINA		
POS	Q.TA'	DESCRIZIONE
01	01	CAPPA ASPIRAZIONE ING
02	01	LAMELLO A DUE VASCHE CON SGOCCOLATOIO SX
03	01	TAVOLO INGRESSO LAVASTOVIGLIE
04	01	LAVASTOVIGLIE A CAPPOTTINA
05	01	TAVOLO USCITA LAVASTOVIGLIE
07	01	TAVOLO ARMADIATO
08	01	TAVOLO INOX
09	01	TAVOLO INOX
10	01	TAVOLO
11	02	CUOCPASTA A DUE CESTELLI
12	01	CUCINA A DUE PIASTRE
13	01	CAPPA PER LAVASTOVIGLIE
14	01	FRIGO TN
15	01	FREZZER A PROZETTO
16	01	LAVABIANCHI
17	01	ARMADIO DETERSIVI E SCOPE